


<b>PROMEL</b> Biuro Projektów Wodnych Melioracji Spółka z o.o. ul. Katowicka 39, 45 - 061 Opole		Nazwa : <b>KANALIZACJA SANITARNA W ŻYTNIE</b>		
		Przedmiot rysunku : <b>MAPA POGLĄDOWA</b>		
Skala: 1:10 000	Województwo : Opolskie	Branża : Sanitarna	Podpis i data: 30.09.99 / [Signature]	
Stad.dok. PW/PB	Projektant Weryfikator	mgr inż. W. Zamierowski Sieci sanit. 205/94/Op	Egz.	
Nr rysunku:		[Blank space for drawing number]		

Plawidła  
0.08

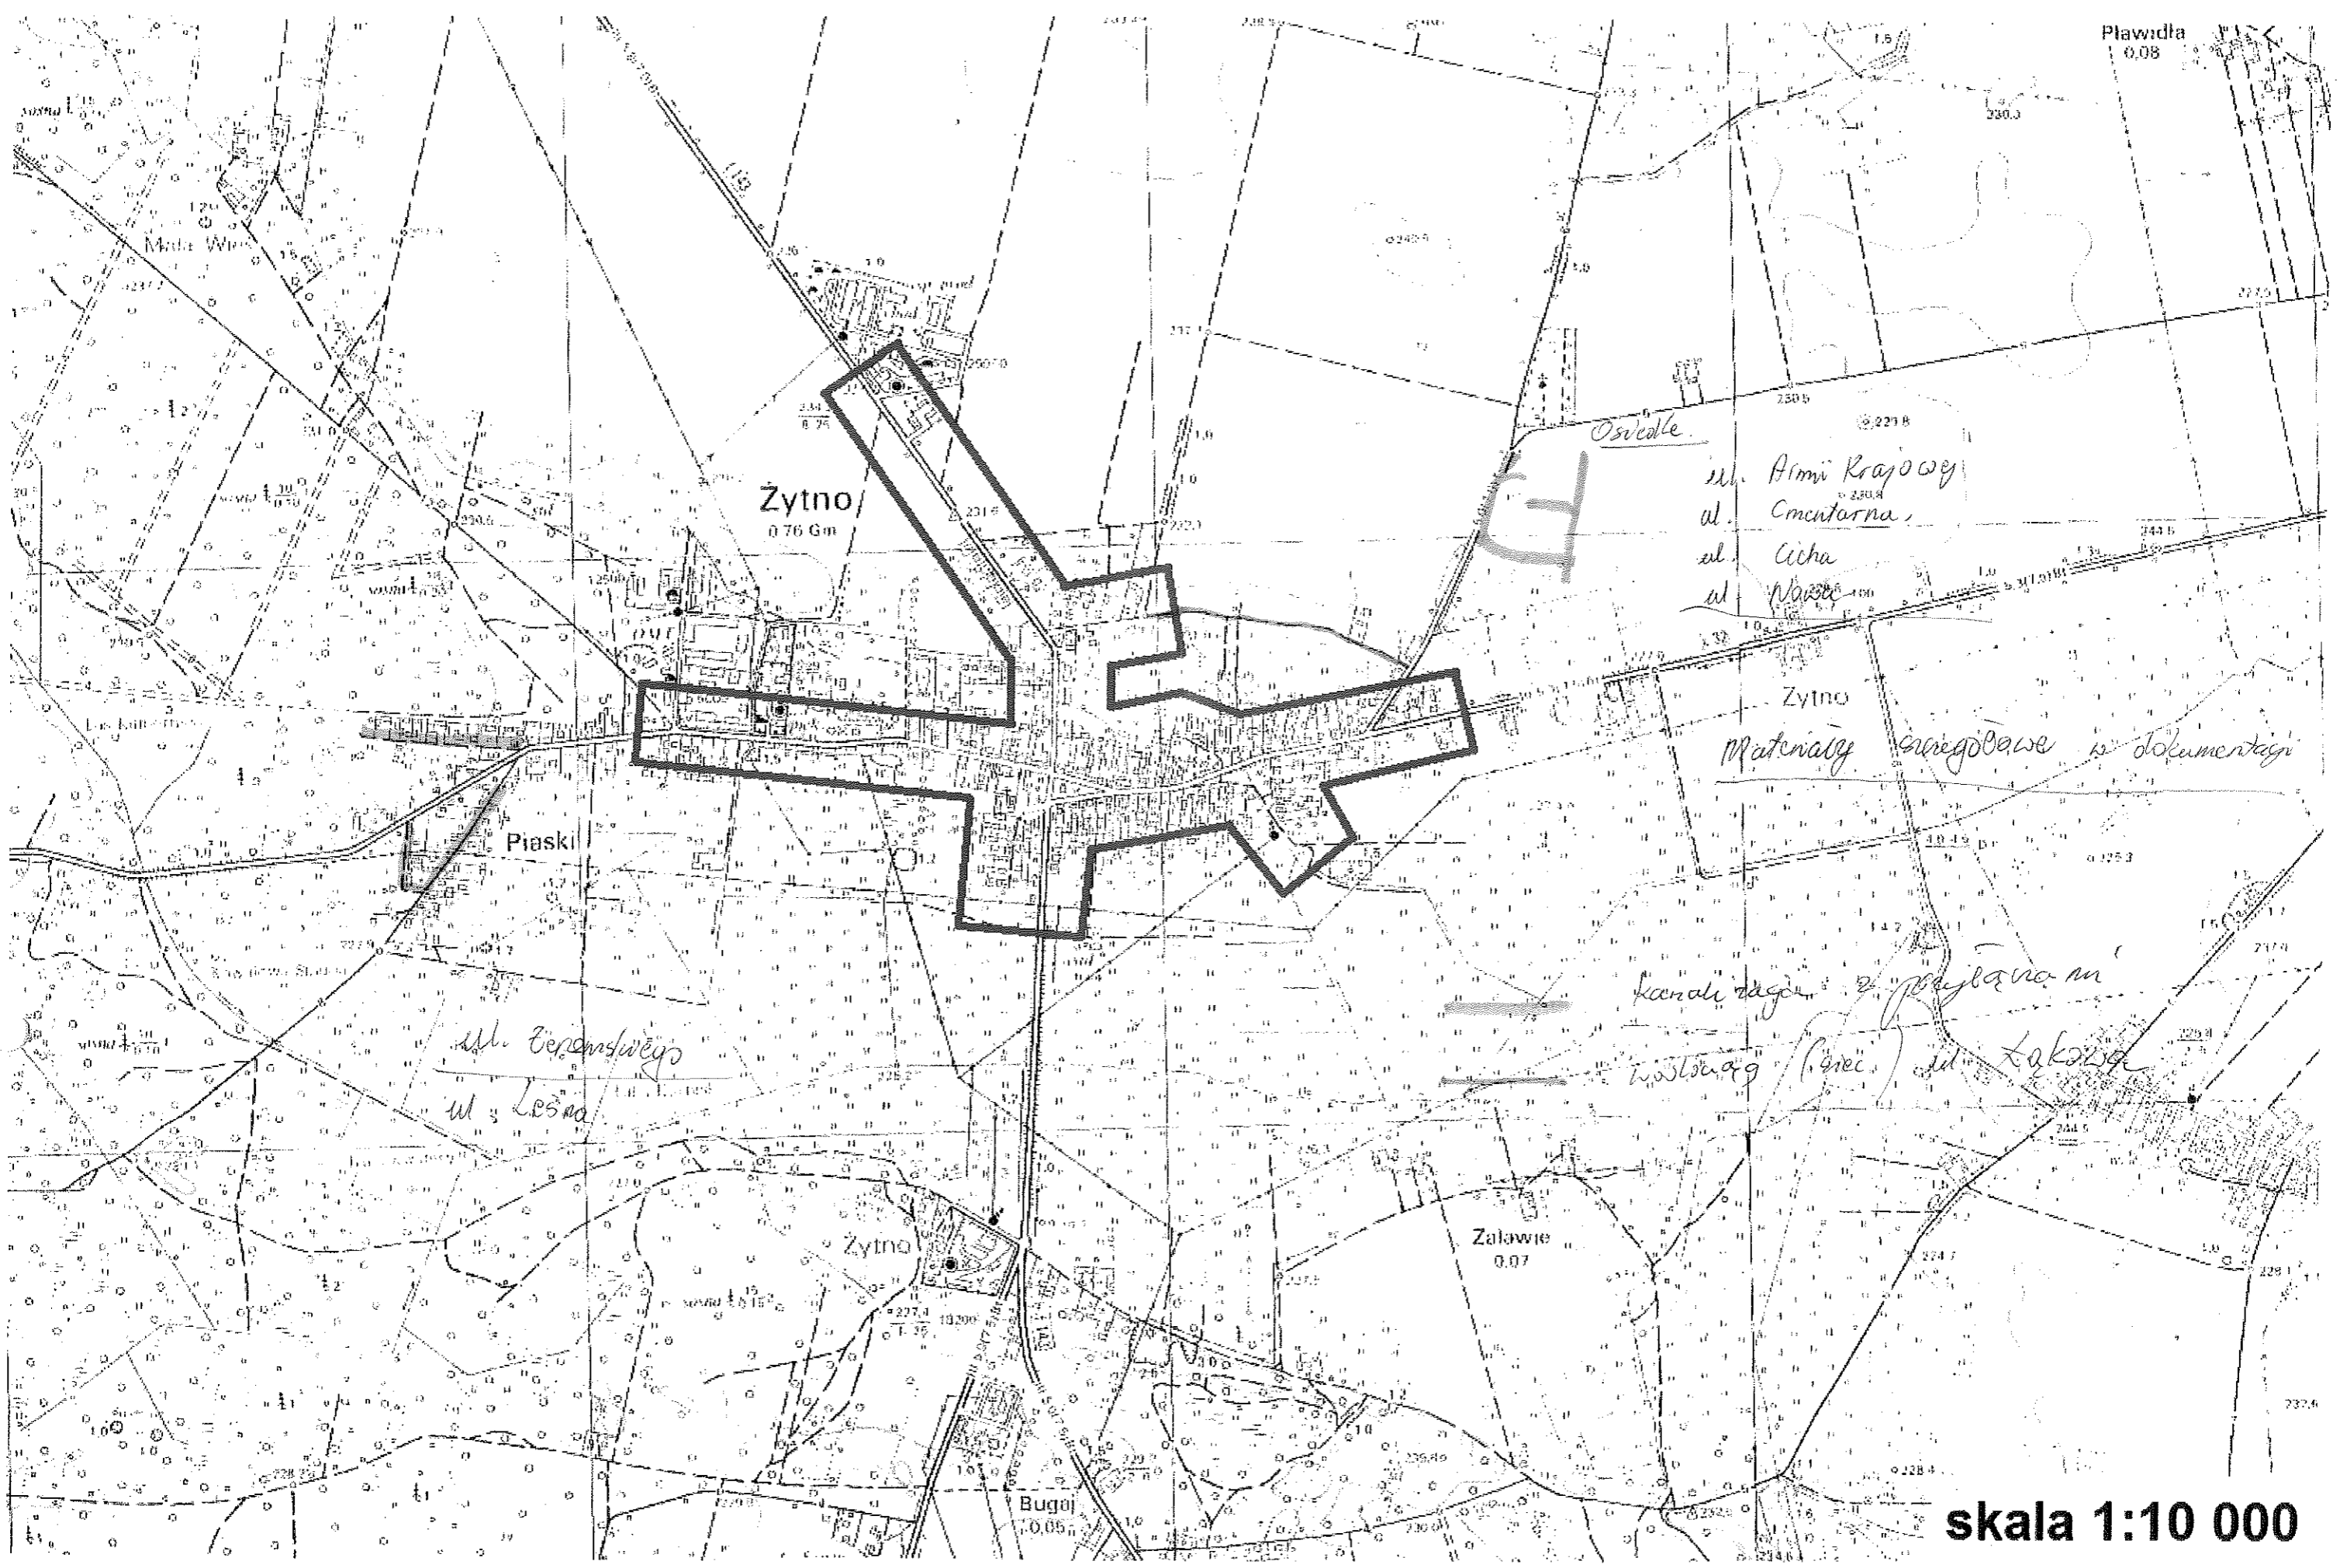

Zytno  
0.76 Gm

Piaski

Oswiedle

ul. Armii Krajowej  
ul. Cementarna  
ul. Cicha  
ul. Nasza

Zytno

Materiały cegielniane i dokumentacji


ul. Czerwonego  
ul. Leśna

kondytaga z piętrowym  
kostki (piec) ul. Łakosa

Zalawie  
0.07

Bugaj  
0.05

skala 1:10 000

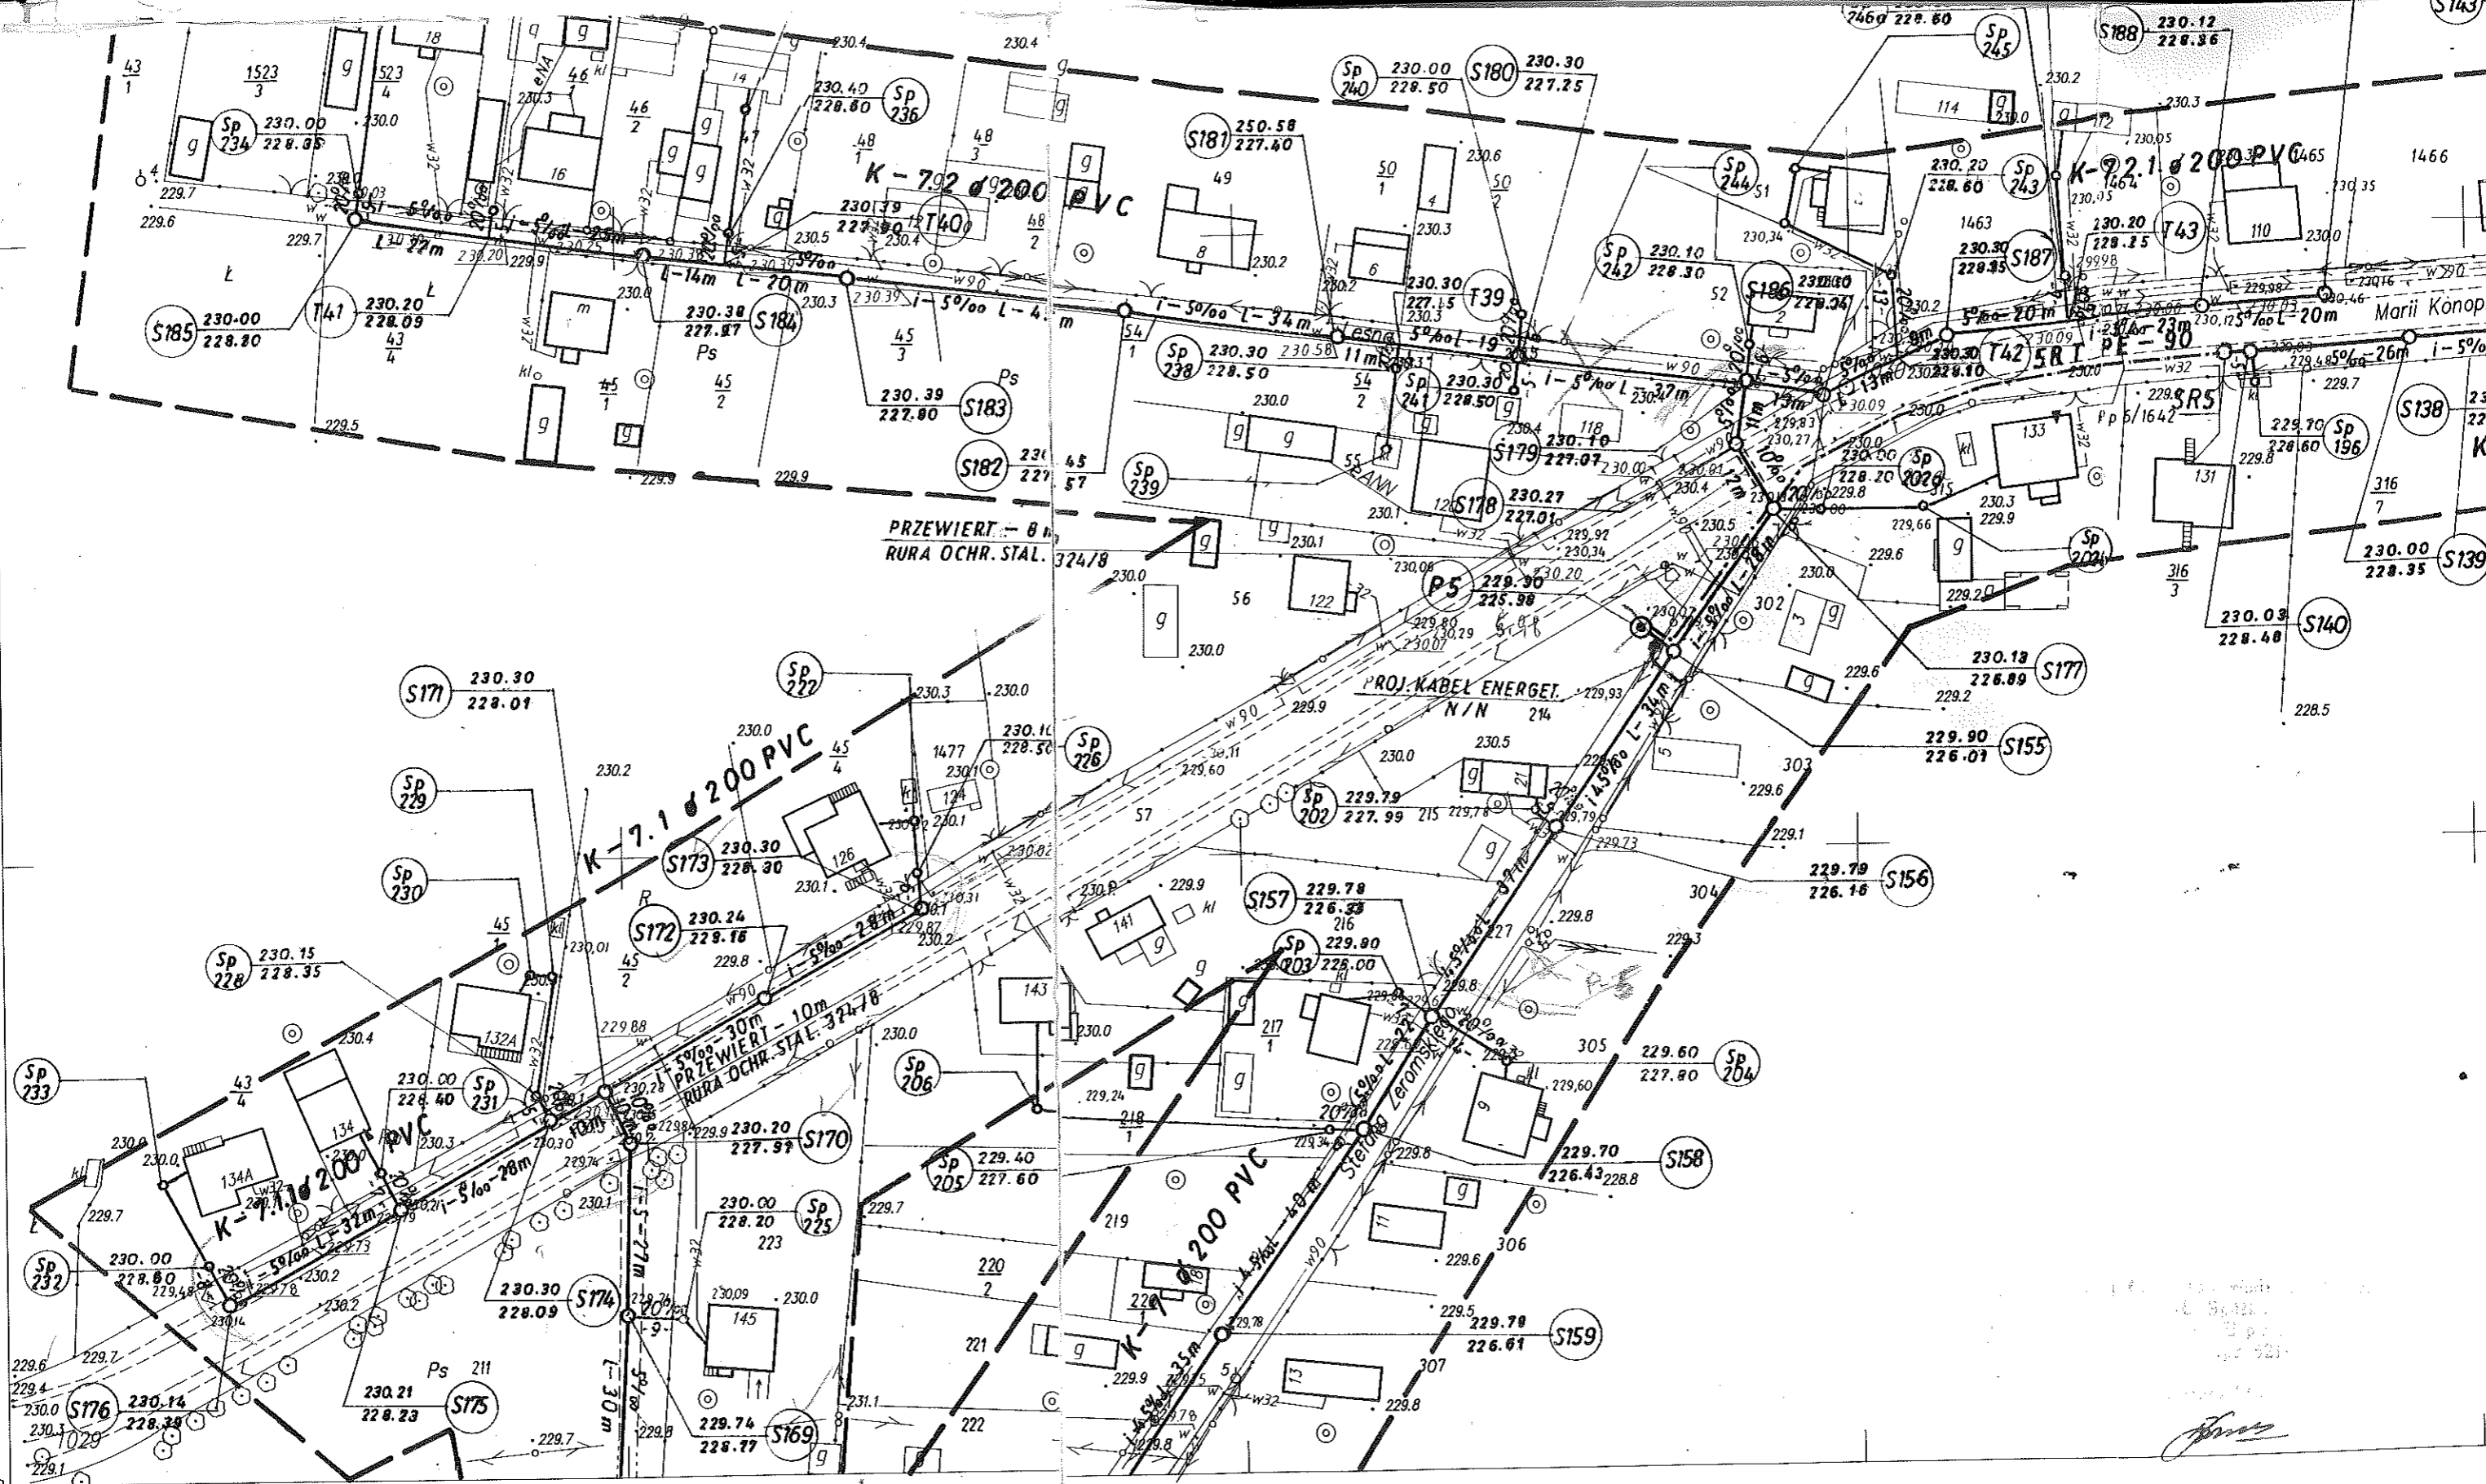

5501500  
4533600

142.243.192  
1:1000


**MAPA ZASADNICZA**  
Założona w r. 1995 przez  
**PRZEDSIĘBIORSTWO USŁUG GEODEZYJNYCH**  
Spółka z o.o. w Częstochowie

Kierownik Pracowni Antoni Starczewski


Nakładki tematyczne	
Sytuacji powierzchniowej	S+W+U
Osnowa	0



# Gm. ŻYTNO woj. łódzkie

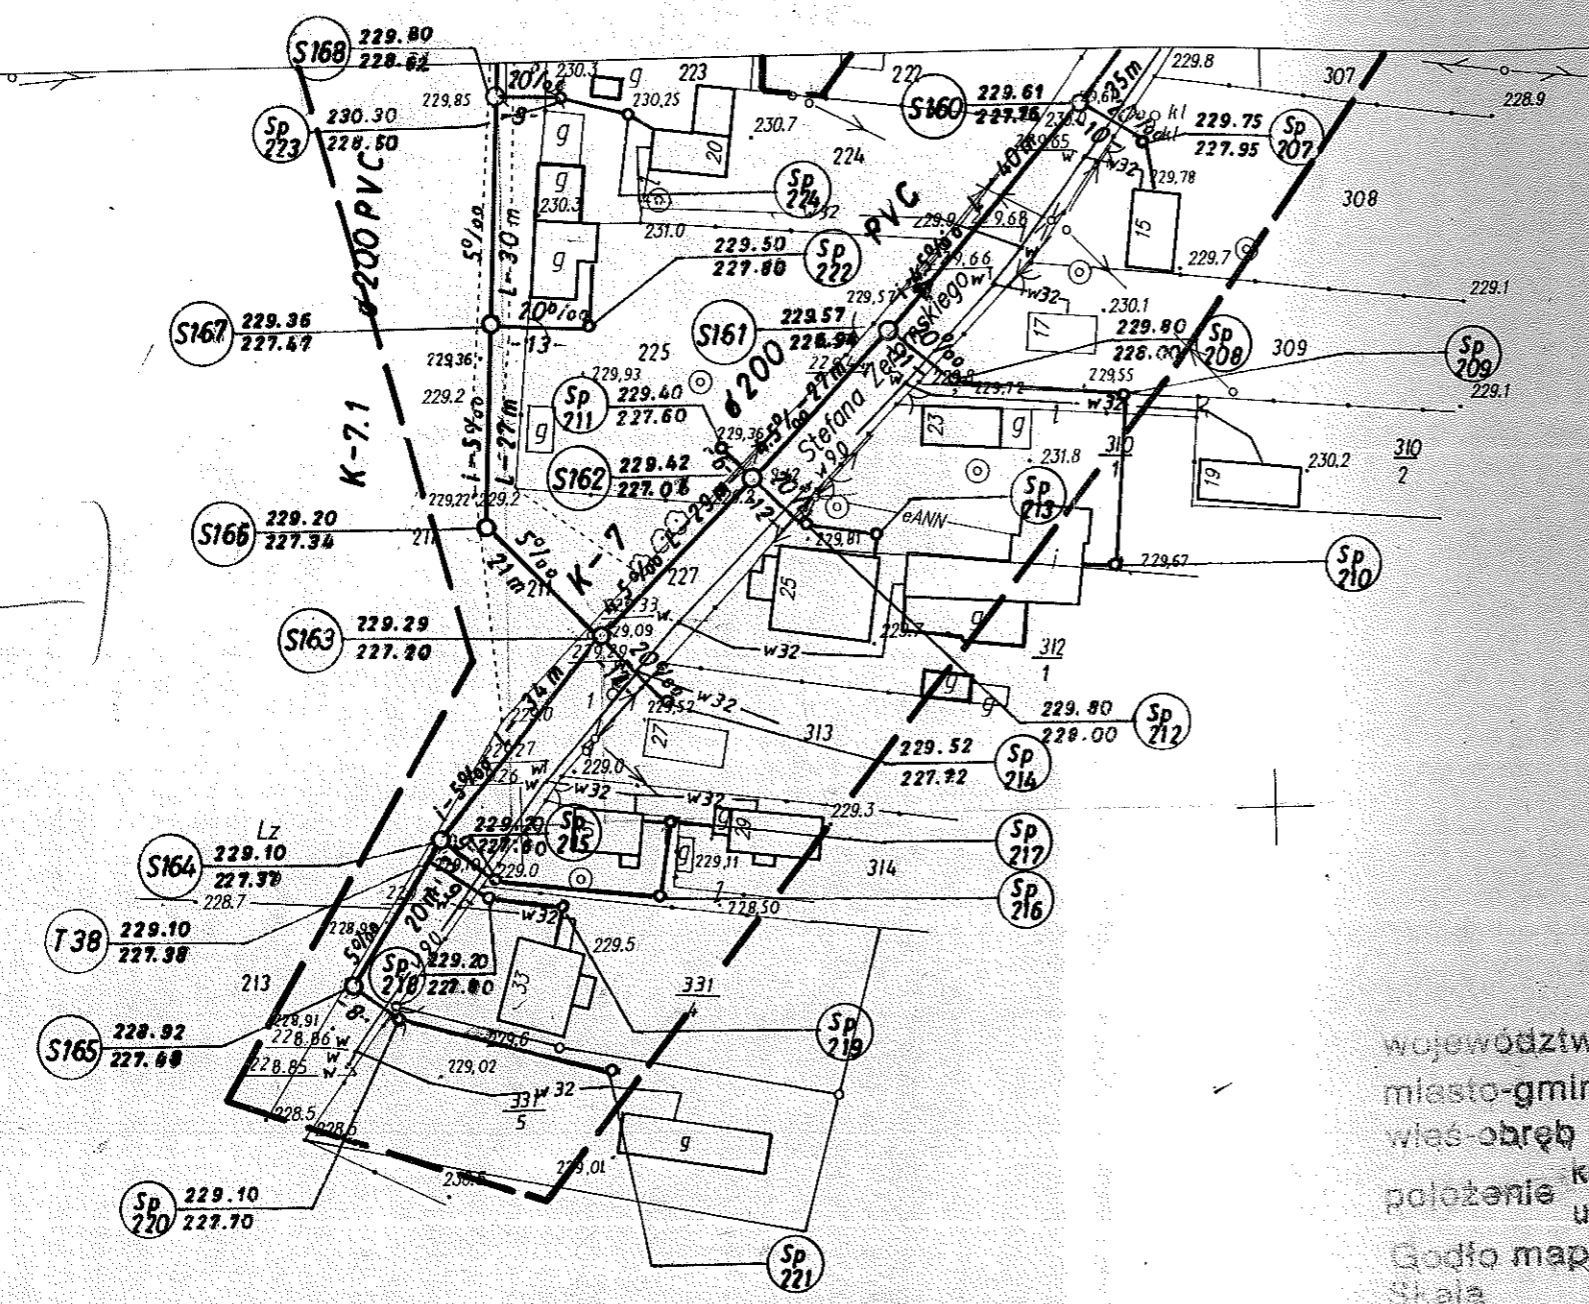

województwo łódzkie  
 miasto-gmina Żytno  
 wieś-obręb ŻYTNO  
 położenie km dz  
 ul.  
 Godło mapy zas. 142.243.194  
 Skala 1: 1000

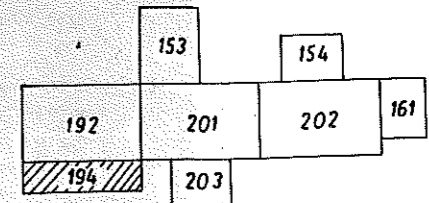

zakres aktualizacji na dzień 05.1999

# Gm. ŻYTNO woj. częstochowskie



**PROMEL**

**Biuro Projektów Wodnych  
Melioracji Spółka z o.o.**  
ul. Katowicka 39, 45-061 Opole


Nazwa: <b>KANALIZACJA SANITARNA ŻYTNO</b>	
Przedmiot rysunku: <b>PROJEKT ZAGOSPODAROWANIA TERENU</b> ark. 142.243.154	
Województwo: Opolskie	Branża: Sanitarna
Projektant: inż. Bogdan Golec Sieci sanit. 160/94/Op	Podpis i data: <i>B. Golec</i> 30.09.99
Weryfikator: mgr inż. W. Zamierowski Sieci sanit. 205/94/Op	
Nr rysunku:	Egz.

Punkty osnowy geodezyjnej podlegają obrotom (ustawa z dnia 17.05.1989 - Prawo Geodezyjne i Kartograficzne Rozporządzenie Ministra Gospodarki Przestrzennej i Budownictwa z dnia 02.02.1991 - Dziennik Urzędowy Nr 35 p. 70)

BIURO PROJEKTÓW WODNYCH I MELIORACJI  
"PROMEL" Spółka z o.o.  
ul. Katowicka 39, 45-061 Opole  
tel. 042-25-01-01, fax 042-25-01-07  
NIP 254-08-95-179

Biuro Projektów Wodnych Melioracji  
"PROMEL" Spółka z o.o. Opole  
ul. Katowicka 39, 45-061 Opole  
tel. 042-25-01-01, fax 042-25-01-07  
NIP 254-08-95-179

Starostwo Powiatowe  
w Radomsku R  
Wydział Architektury i Budownictwa  
1438  
3

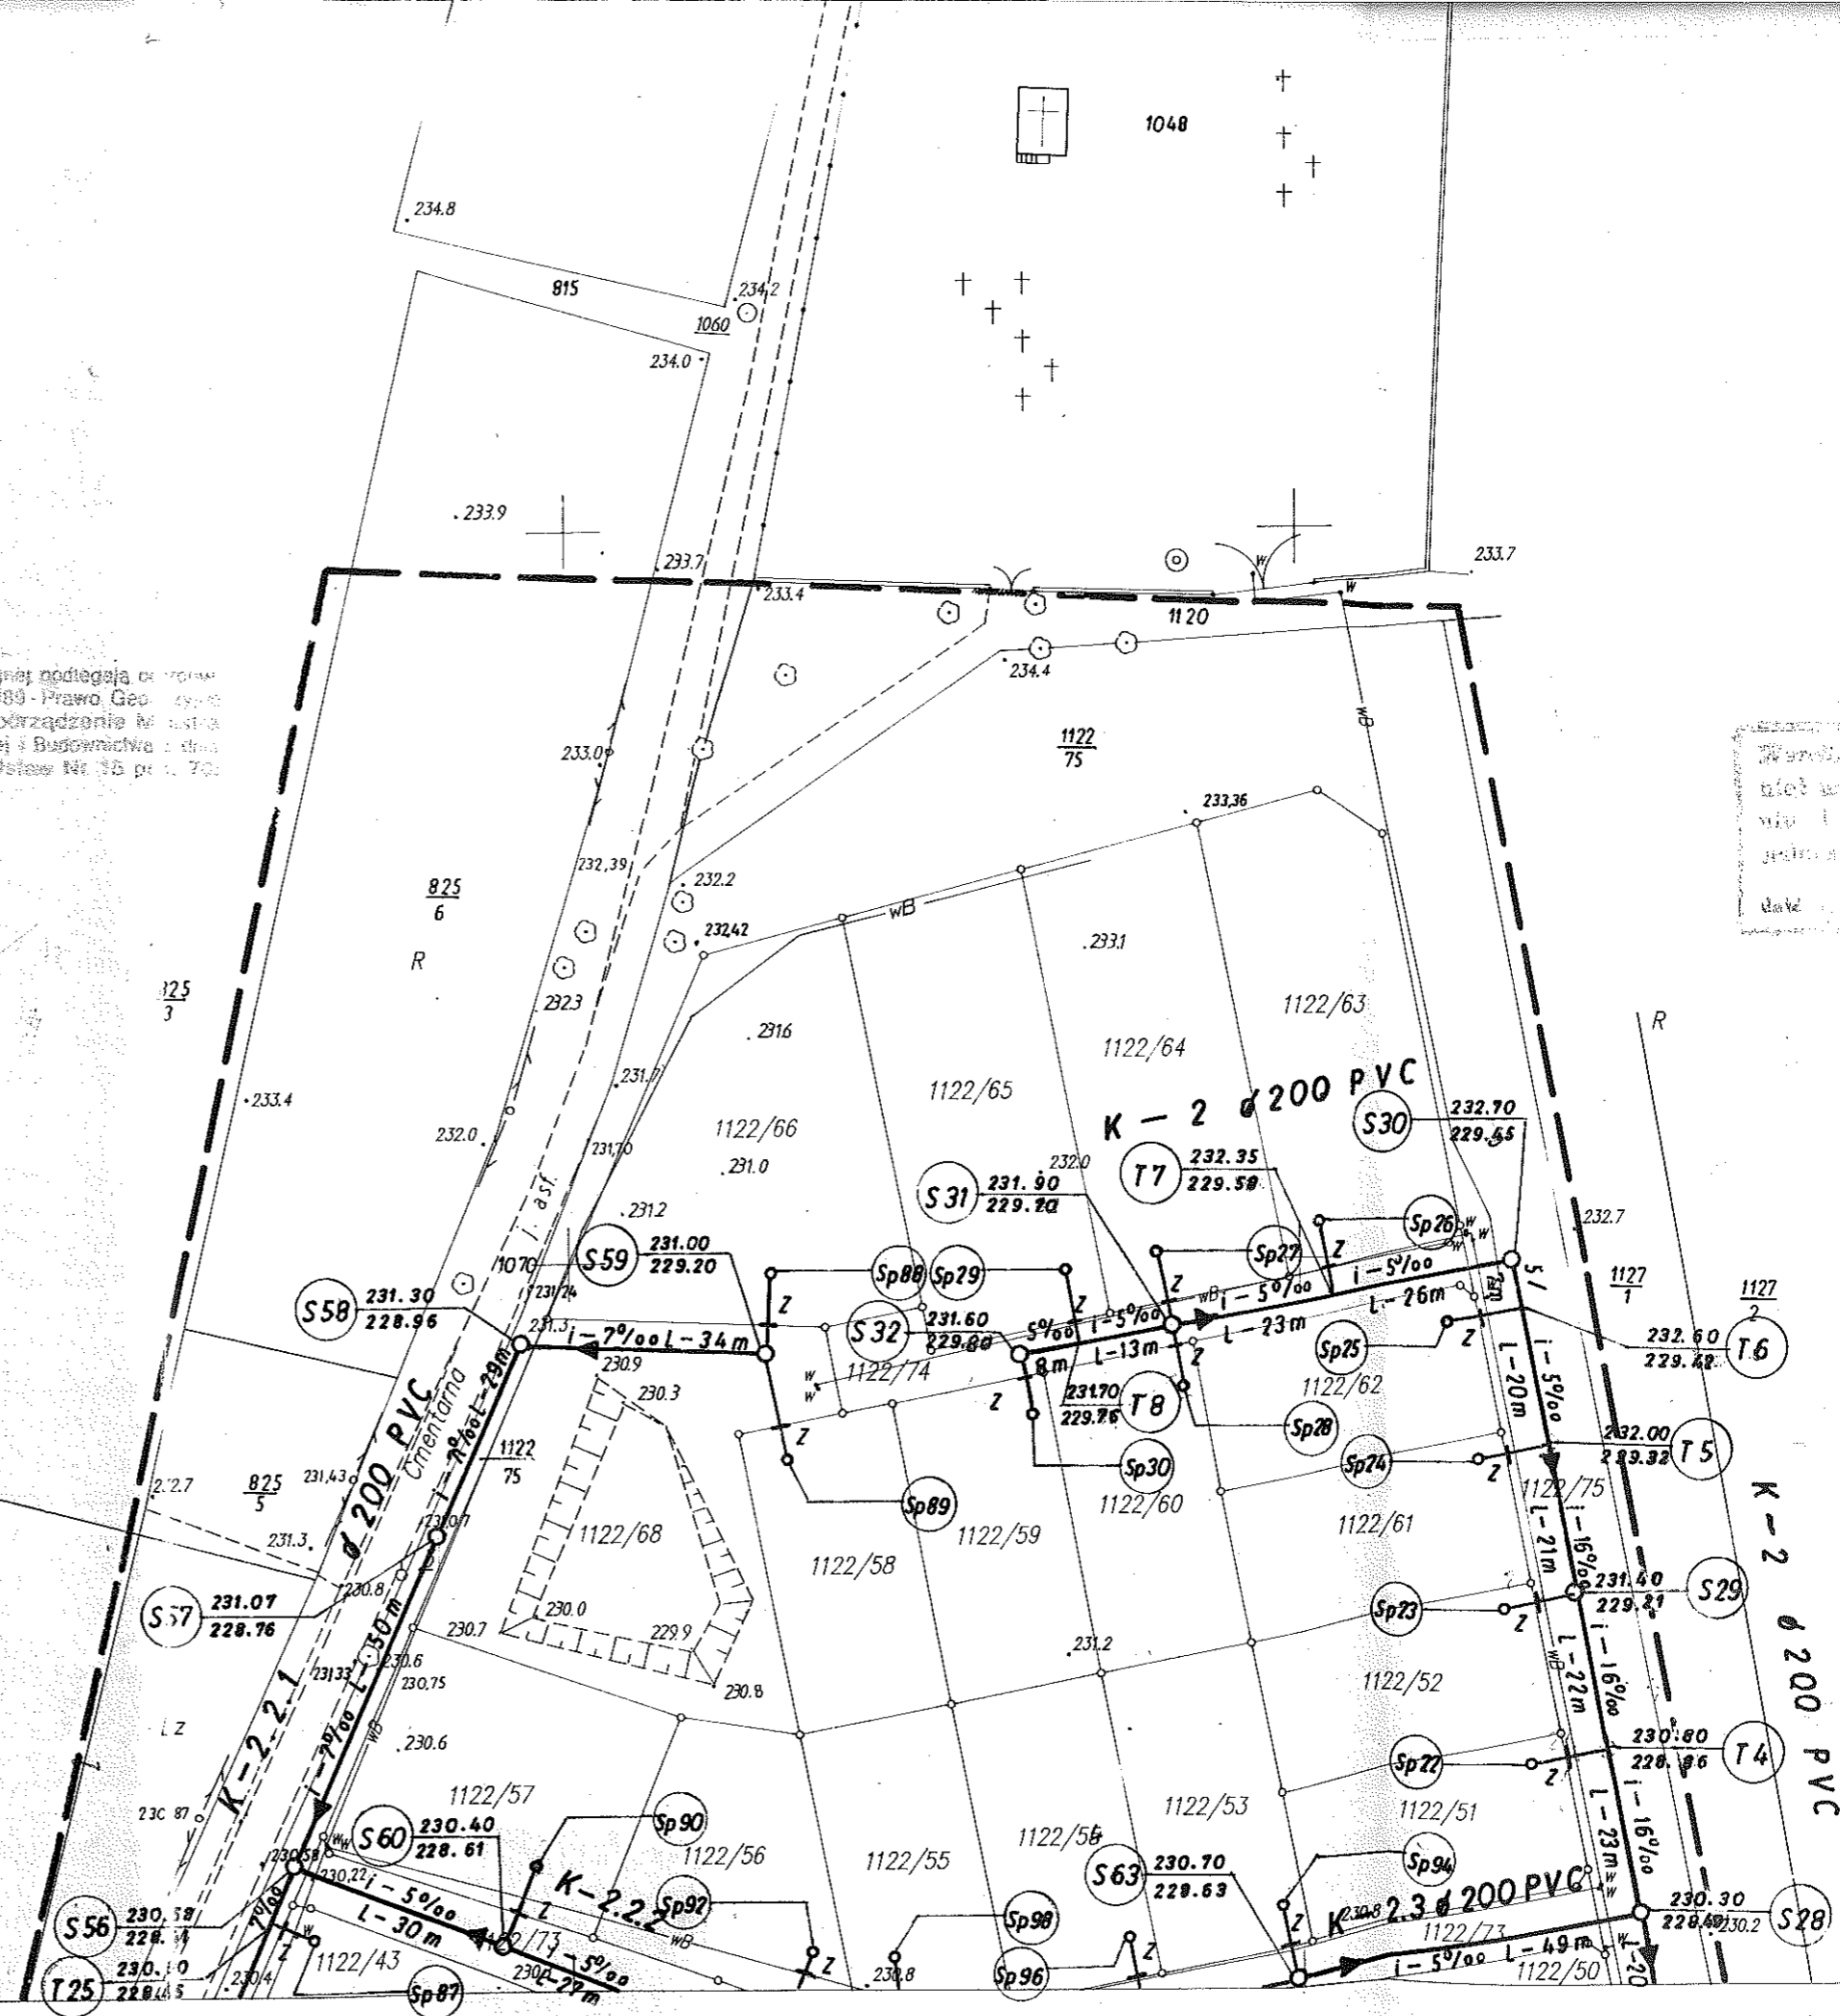

142.243.154

Nakładki tematyczne

Wzrost...  
niek...  
w...  
jednostka...  
data...

województwo  
miasto-gmina  
wieś-obiekt  
podział  
Godło  
Skala

192
194

zakres akt